

TOP GARDEN
APARTMENTS

Warszawa, ul. Dzieci Warszawy 28
biuro sprzedaży: LW Development
Warszawa, ul. Dzieci Warszawy 26
tel: 22 625 00 25,
e-mail: tga@lwdevelopment.pl

lokal B07

M4p

1 piętro

B070	hol	6,73
B071	pokój +a.k.	21,19
B072	pokój 1	12,02
B073	pokój 2	14,65
B074	pokój 3	12,24
B075	korytarz	7,90
B076	WC	1,35
B077	łazienka	3,69
B078	garderoba	2,73
		82,50
B079	taras	18,76
		18,76


Mieszkanie dwupoziomowe.

Numer piętra w tabeli z powierzchniami pomieszczeń mówi na której kondygnacji znajduje się wejście do lokalu.


Mieszkanie przewietrzane na przestrzał.

Schody do wykończenia we własnym zakresie wykładziną na grubej gumie t.zw. hotelową lub płytkami ceramicznymi z wklejoną matą akustyczną np. DAMTEC standard 2mm.

← początek biegu schodów i kierunek wskazujący wejście do góry

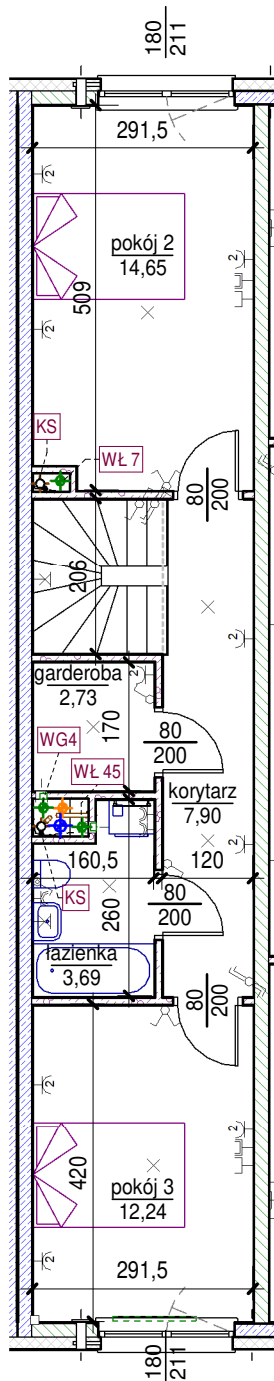

poziom górny

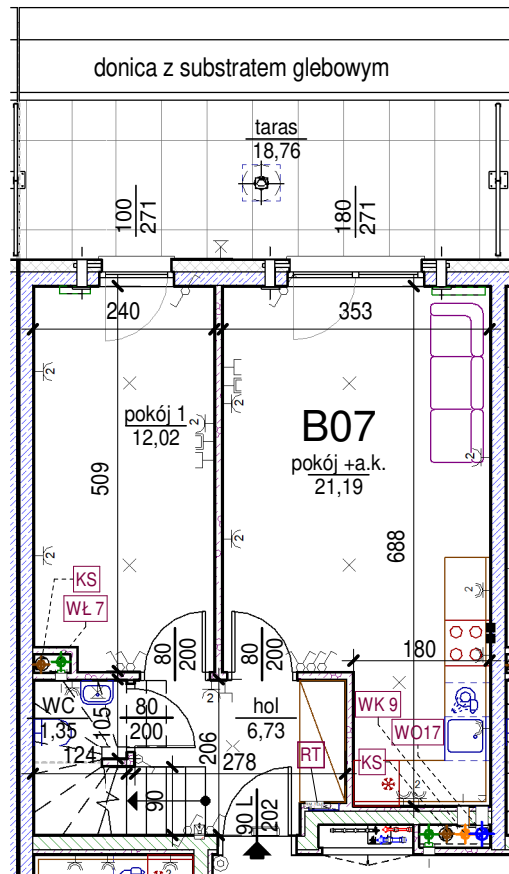

poziom dolny

skala: 1/100

Uwaga: mogą wystąpić niewielkie różnice wymiarów pomieszczeń oraz usytuowania przyborów sanitarnych, powstałe w trakcie realizacji prac budowlanych.

- | | | | | | | | |
|--|----------------------------------------------------------------------------------------------|--|---------------------------|--|--------------------------------------|--|---------------------------------------------------|
| | - elementy konstrukcji budynku | | - kanalizacja sanitarna | | - przełączniki oświetlenia | | - wypust kinkietowy / oprawa kinkietowa zewn. |
| | - ściany działowe wewnątrz lokalu, poza ubudowaniami pionów instalacyjnych mogą być rozbrane | | - wentylacja kuchni | | - skrzynka bezpiecznikowa | | - wypust sufitowy / oprawa sufitowa zewn. |
| | - nawiew powietrza | | - wentylacja okapu | | - otwory: szerokość 90, wysokość 200 | | - gniazdo wtykowe pojedyncze / podwójne |
| | - zawór ze złączką do węża ogrodowego | | - wentylacja łazienki | | - grzejnik | | - gniazdo wtykowe hermetyczne pojedyncze/podwójne |
| | - wideodomofon | | - zasilanie kuchni | | - grzejnik łazienkowy | | - gniazdo teleinformatyczne / gniazdo RTV |
| | - dzwonek do drzwi | | - skrzynka teletechniczna | | - oświetlenie LED | | |